






LEGENDA IMPIANTO IDRICO SANITARIO

- LINEA ACQUA FREDDA SANITARIA IN TUBO POLIPROPILENE TIPO FUSIOTHERM PN 20 CON GUAINA ISOLANTE SP. 6mm
- LINEA ACQUA CALDA SANITARIA IN TUBO POLIPROPILENE TIPO FUSIOTHERM PN 20 CON GUAINA ISOLANTE SP. 9mm
- LINEA DI SCARICO ACQUE NERE
-  COLLETTORE ACS - AFS
-  CALDAIA A PARETE per PRODUZIONE ACQUA CALDA SANITARIA

LEGENDA SANITARI

-  WC IN PORCELLANA CON SCARICO A PAVIMENTO E CASSETTA AD INCASSO
-  WC PER DISABILE IN PORCELLANA CON SCARICO A PAVIMENTO E CASSETTA AD INCASSO
-  LAVABO IN PORCELLANA



CITTA' DI CASERTA

REGIONE CAMPANIA
ASSESSORATO AL TURISMO E AI BENI CULTURALI

QUADRO STRATEGICO NAZIONALE 2007 - 2013
PROGRAMMA OPERATIVO F.E.S.R. CAMPANIA 2007/2013
OBIETTIVO OPERATIVO 1.9

BENI E SITI CULTURALI

SISTEMA INTEGRATO DI RECUPERO E VALORIZZAZIONE DEL COMPLESSO MONUMENTALE DEL BELVEDERE DI SAN LEUCIO

PROGETTO DEFINITIVO/ESECUTIVO
(conforme D.P.R. 207/10 e s.m.l.)

TIP. STATO DI PROGETTO

ELABORATO: **SCHEMA IMPIANTO IDRICO SANITARIO**

TAVOLA:

I.I.S.

UBICAZIONE: SAN LEUCIO - CASERTA

SCALA: 1/100 1/200

DATA: AGOSTO 2014

IL R.U.P.:

ING. MAURIZIO MAZZOTTI


I PROGETTISTI:

ARCH. ANTONELLA VARONE - U.T.C.


IL SUPPORTO SPECIALISTICO:

ARCH. MICHELE DELLA VECCHIA

ARCH. VITTORIO DE VITO

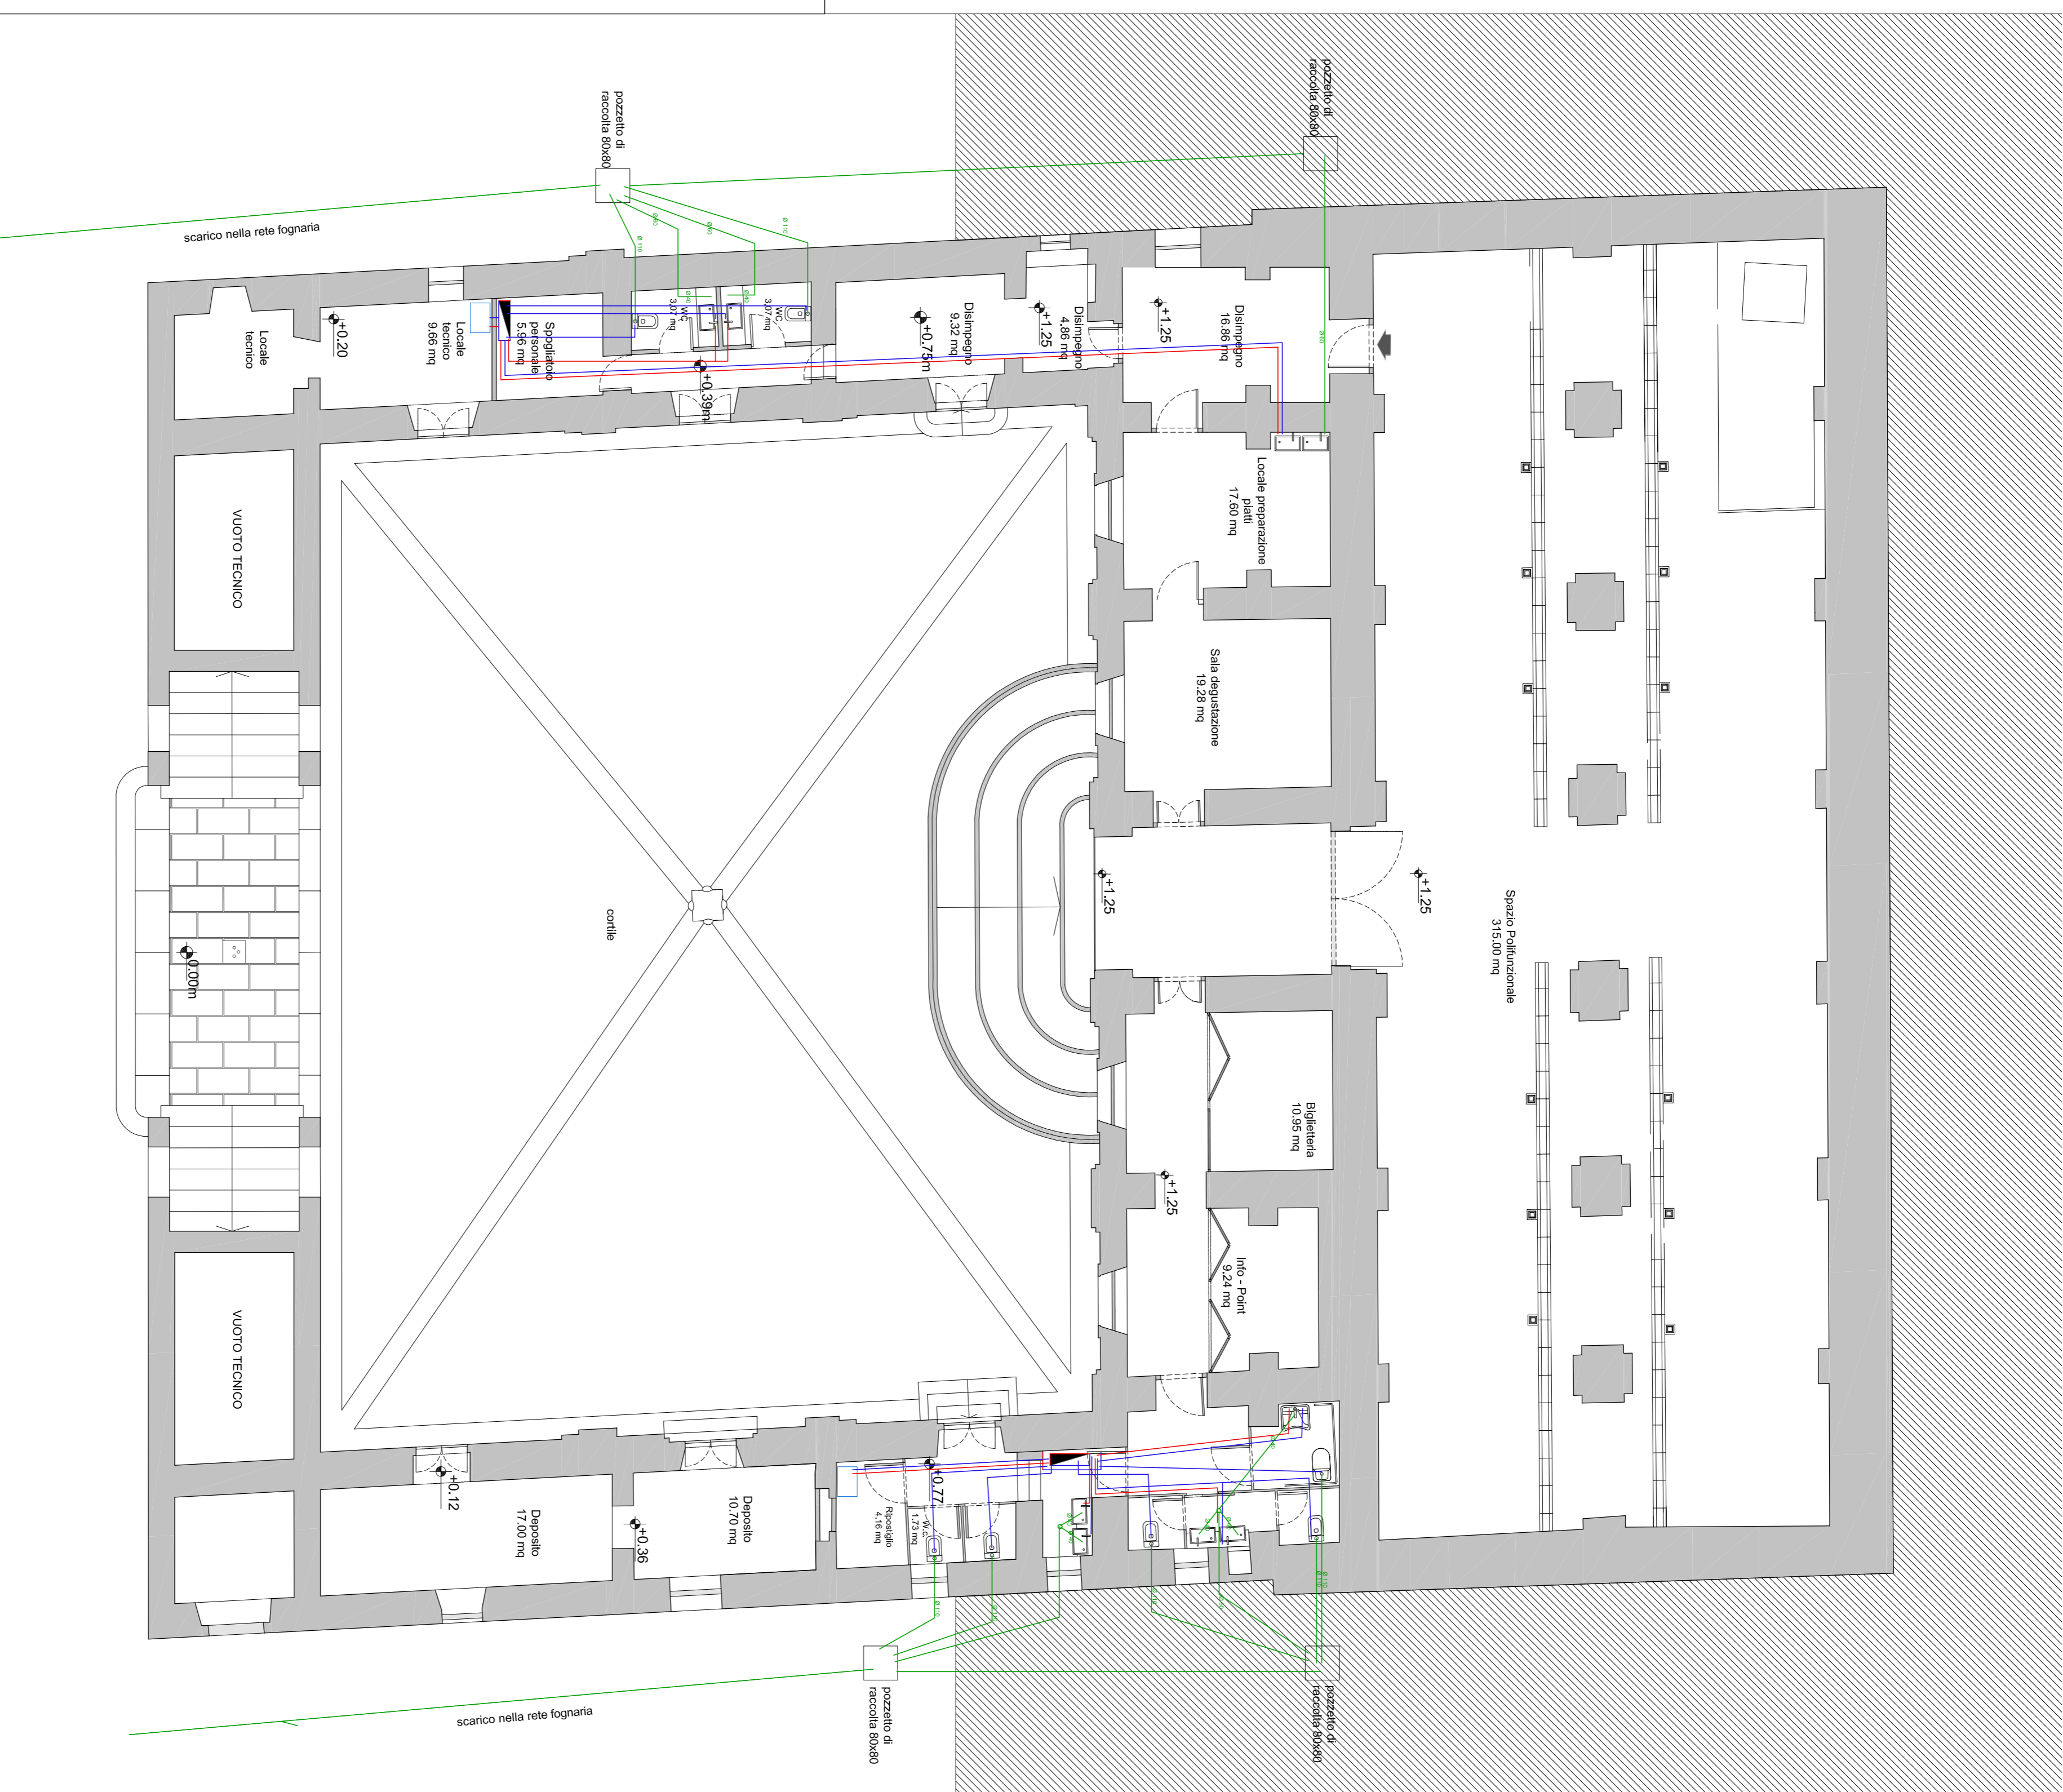

PIANTA PIANO TERRA

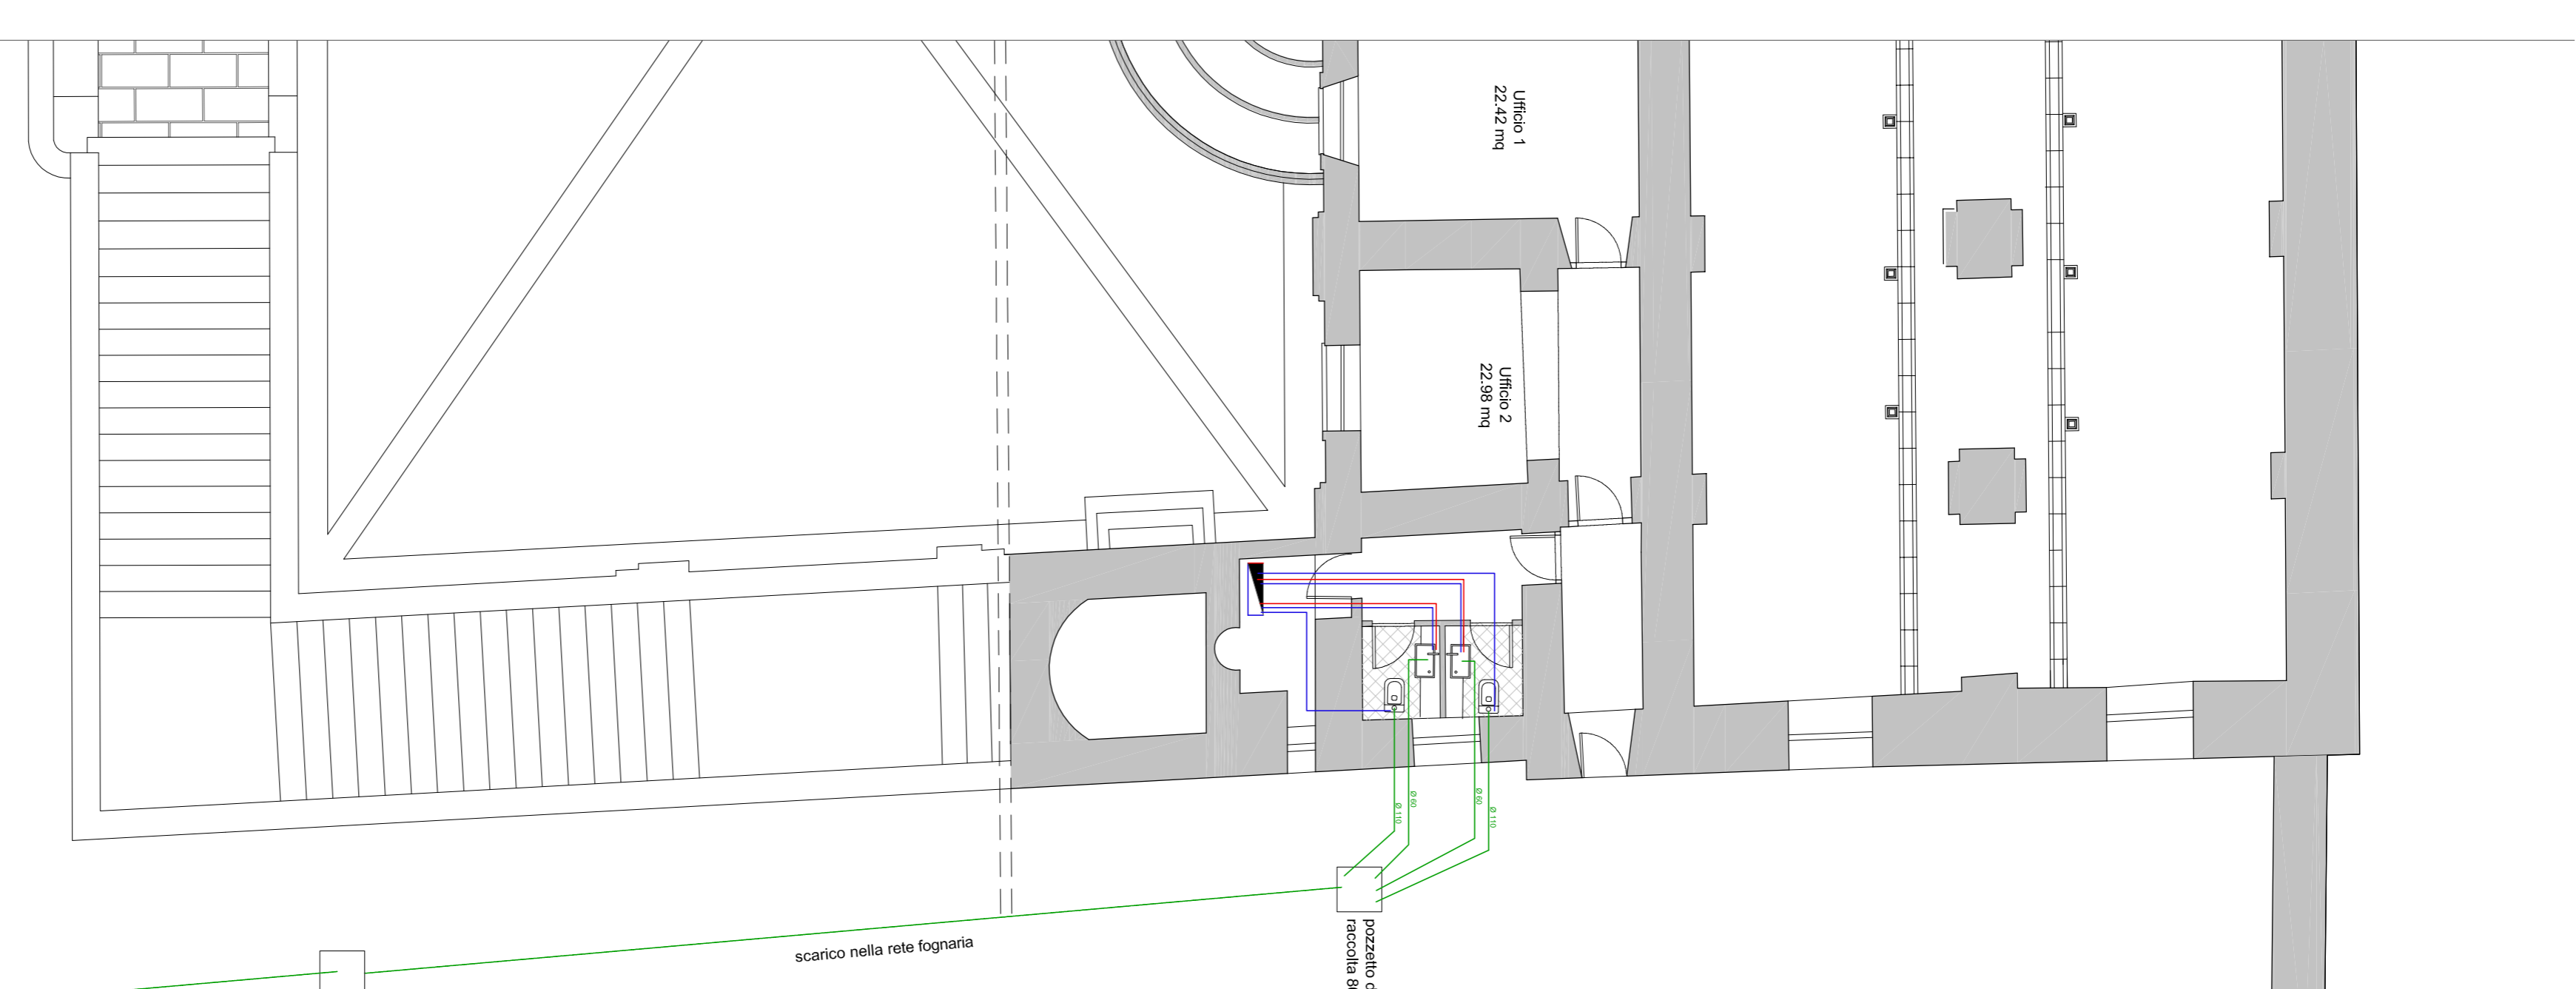

PIANTA PIANO TERRA