

LEGENDA SIMBOLI ANTINCENDIO	
	Percorso di uscita orizzontale
	PORTA RESISTENTE AL FUOCO PER 120 MINUTI
	USCITE DI EMERGENZA
	ESTINTORE PORTATILE A POLVERE
	NASPO DN 45 A PARETE (CON FLESSIBILE E LANCIA)
	ATTACCO PER AUTOPOMPA
	TUBAZIONE RETE ANTINCENDIO
	PUNTO DI RACCOLTA
	LUCHI DI SICUREZZA - ILLUMINAZIONE DI EMERGENZA
	SISTEMI DI SEGNALAZIONI IMPIANTI DI ALLARME
	RILEVATORE DI FUMO PUNTUALE
	RILEVATORE DI FUMO LINEARE
	PANNELLO OTTICO ACUSTICO CON SCRITTA ALLARME INCENDIO



CITTA' DI CASERTA

REGIONE CAMPANIA
 ASSESSORATO AL TURISMO E AI BENI CULTURALI
 QUADRO STRATEGICO NAZIONALE 2007 - 2013
 PROGRAMMA OPERATIVO F.E.S.R. CAMPANIA 2007/2013
 "OBIETTIVO OPERATIVO 1.9"
 BENI E SITI CULTURALI

SISTEMA INTEGRATO DI RECUPERO E VALORIZZAZIONE DEL COMPLESSO MONUMENTALE DEL BELVEDERE DI SAN LEUCIO

PROGETTO DEFINITIVO/ESECUTIVO
 (conforme D.P.R. 207/10 e s.m.l.)

TIP. STATO DI PROGETTO

ELABORATO: PIANTA ANTINCENDIO PIANO PRIMO SEZIONE BB'

TAVOLA: I.A.3

UBICAZIONE: SAN LEUCIO - CASERTA

SCALA: 1/100



DATA: AGOSTO 2014

IL R.U.P.: ING. MAURIZIO MAZZOTTI

I PROGETTISTI: ARCH. ANTONIELLA VARONE - U.T.C.

IL SUPPORTO SPECIALISTICO: ARCH. MICHELE DELLA VECCHIA

ARCH. VITTORIO DE VITO

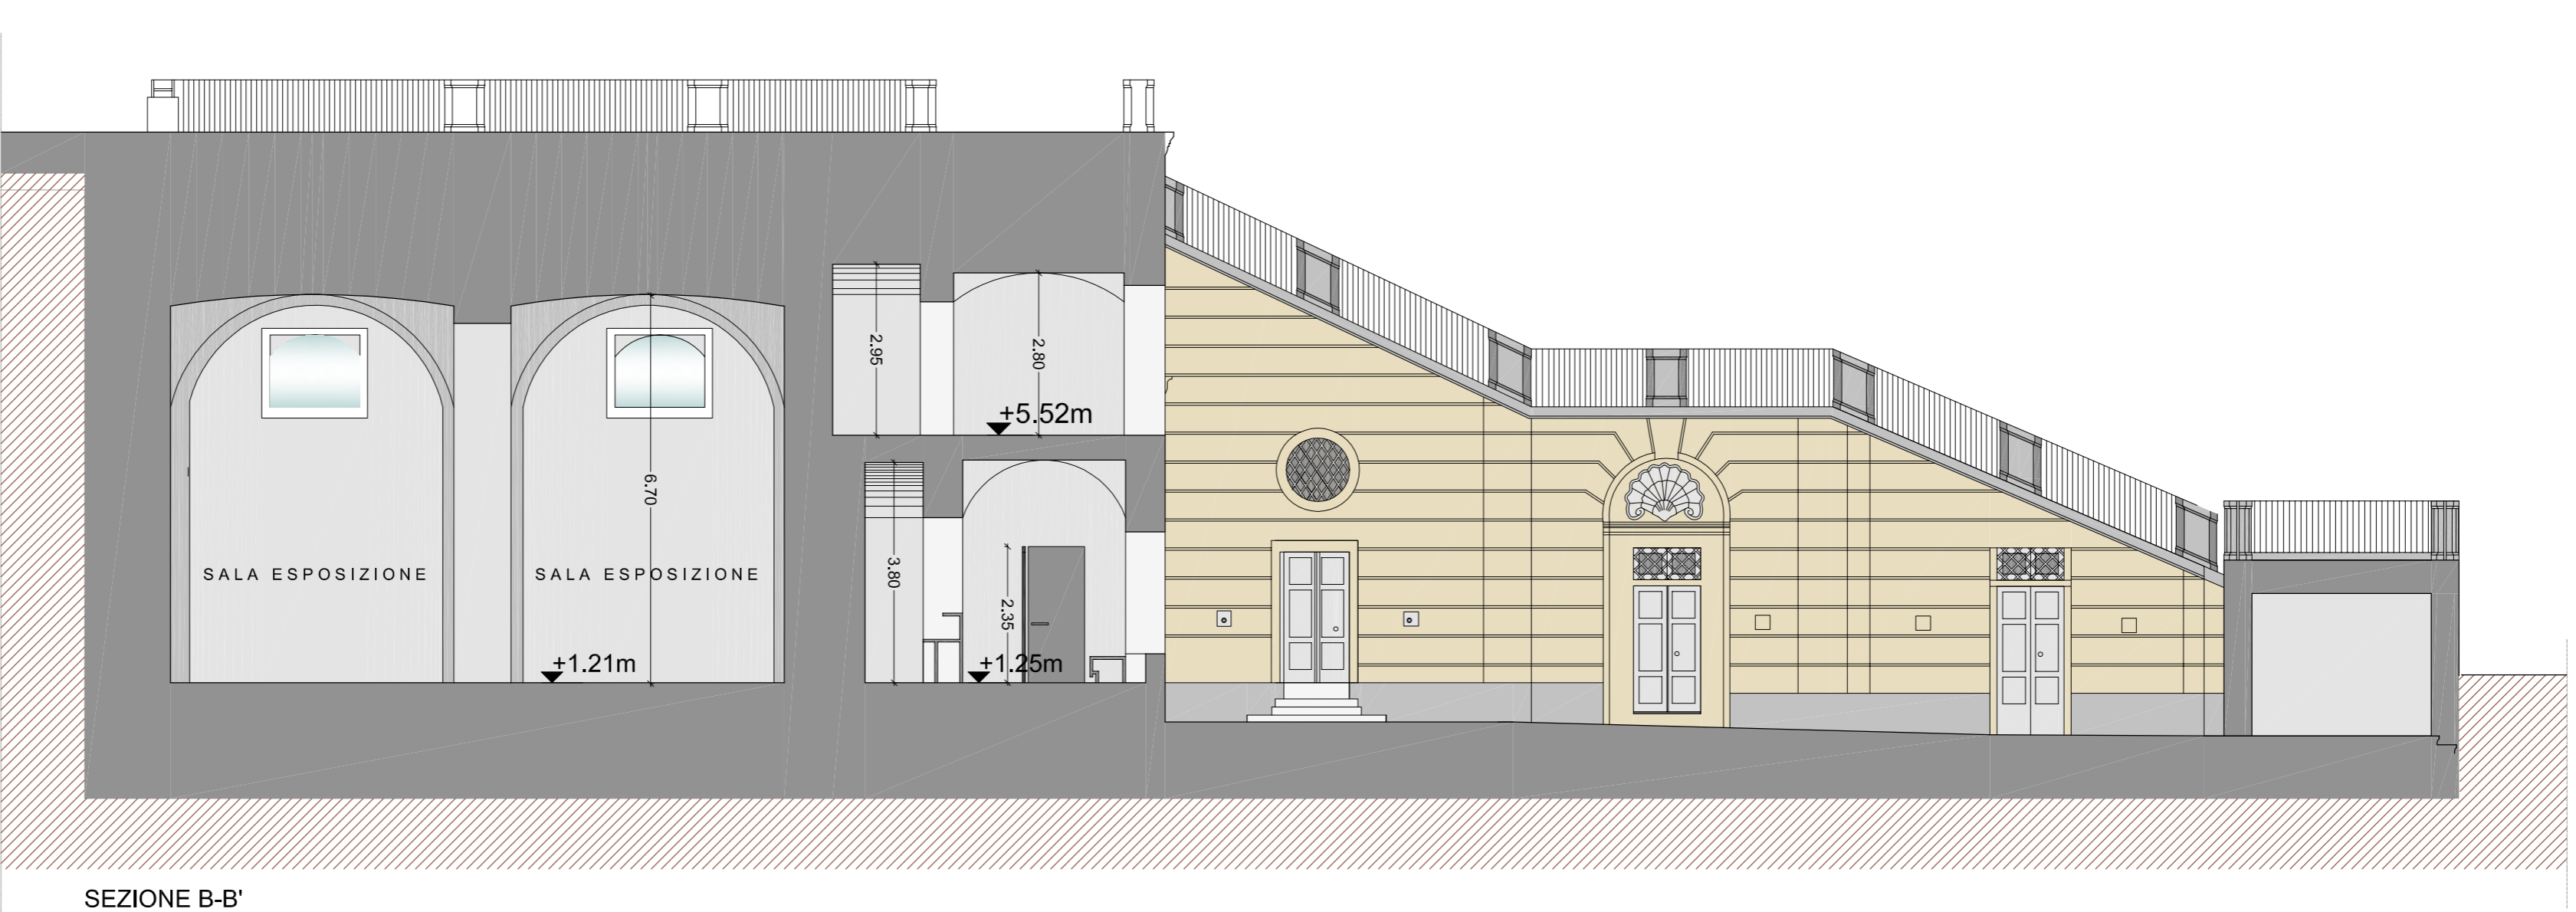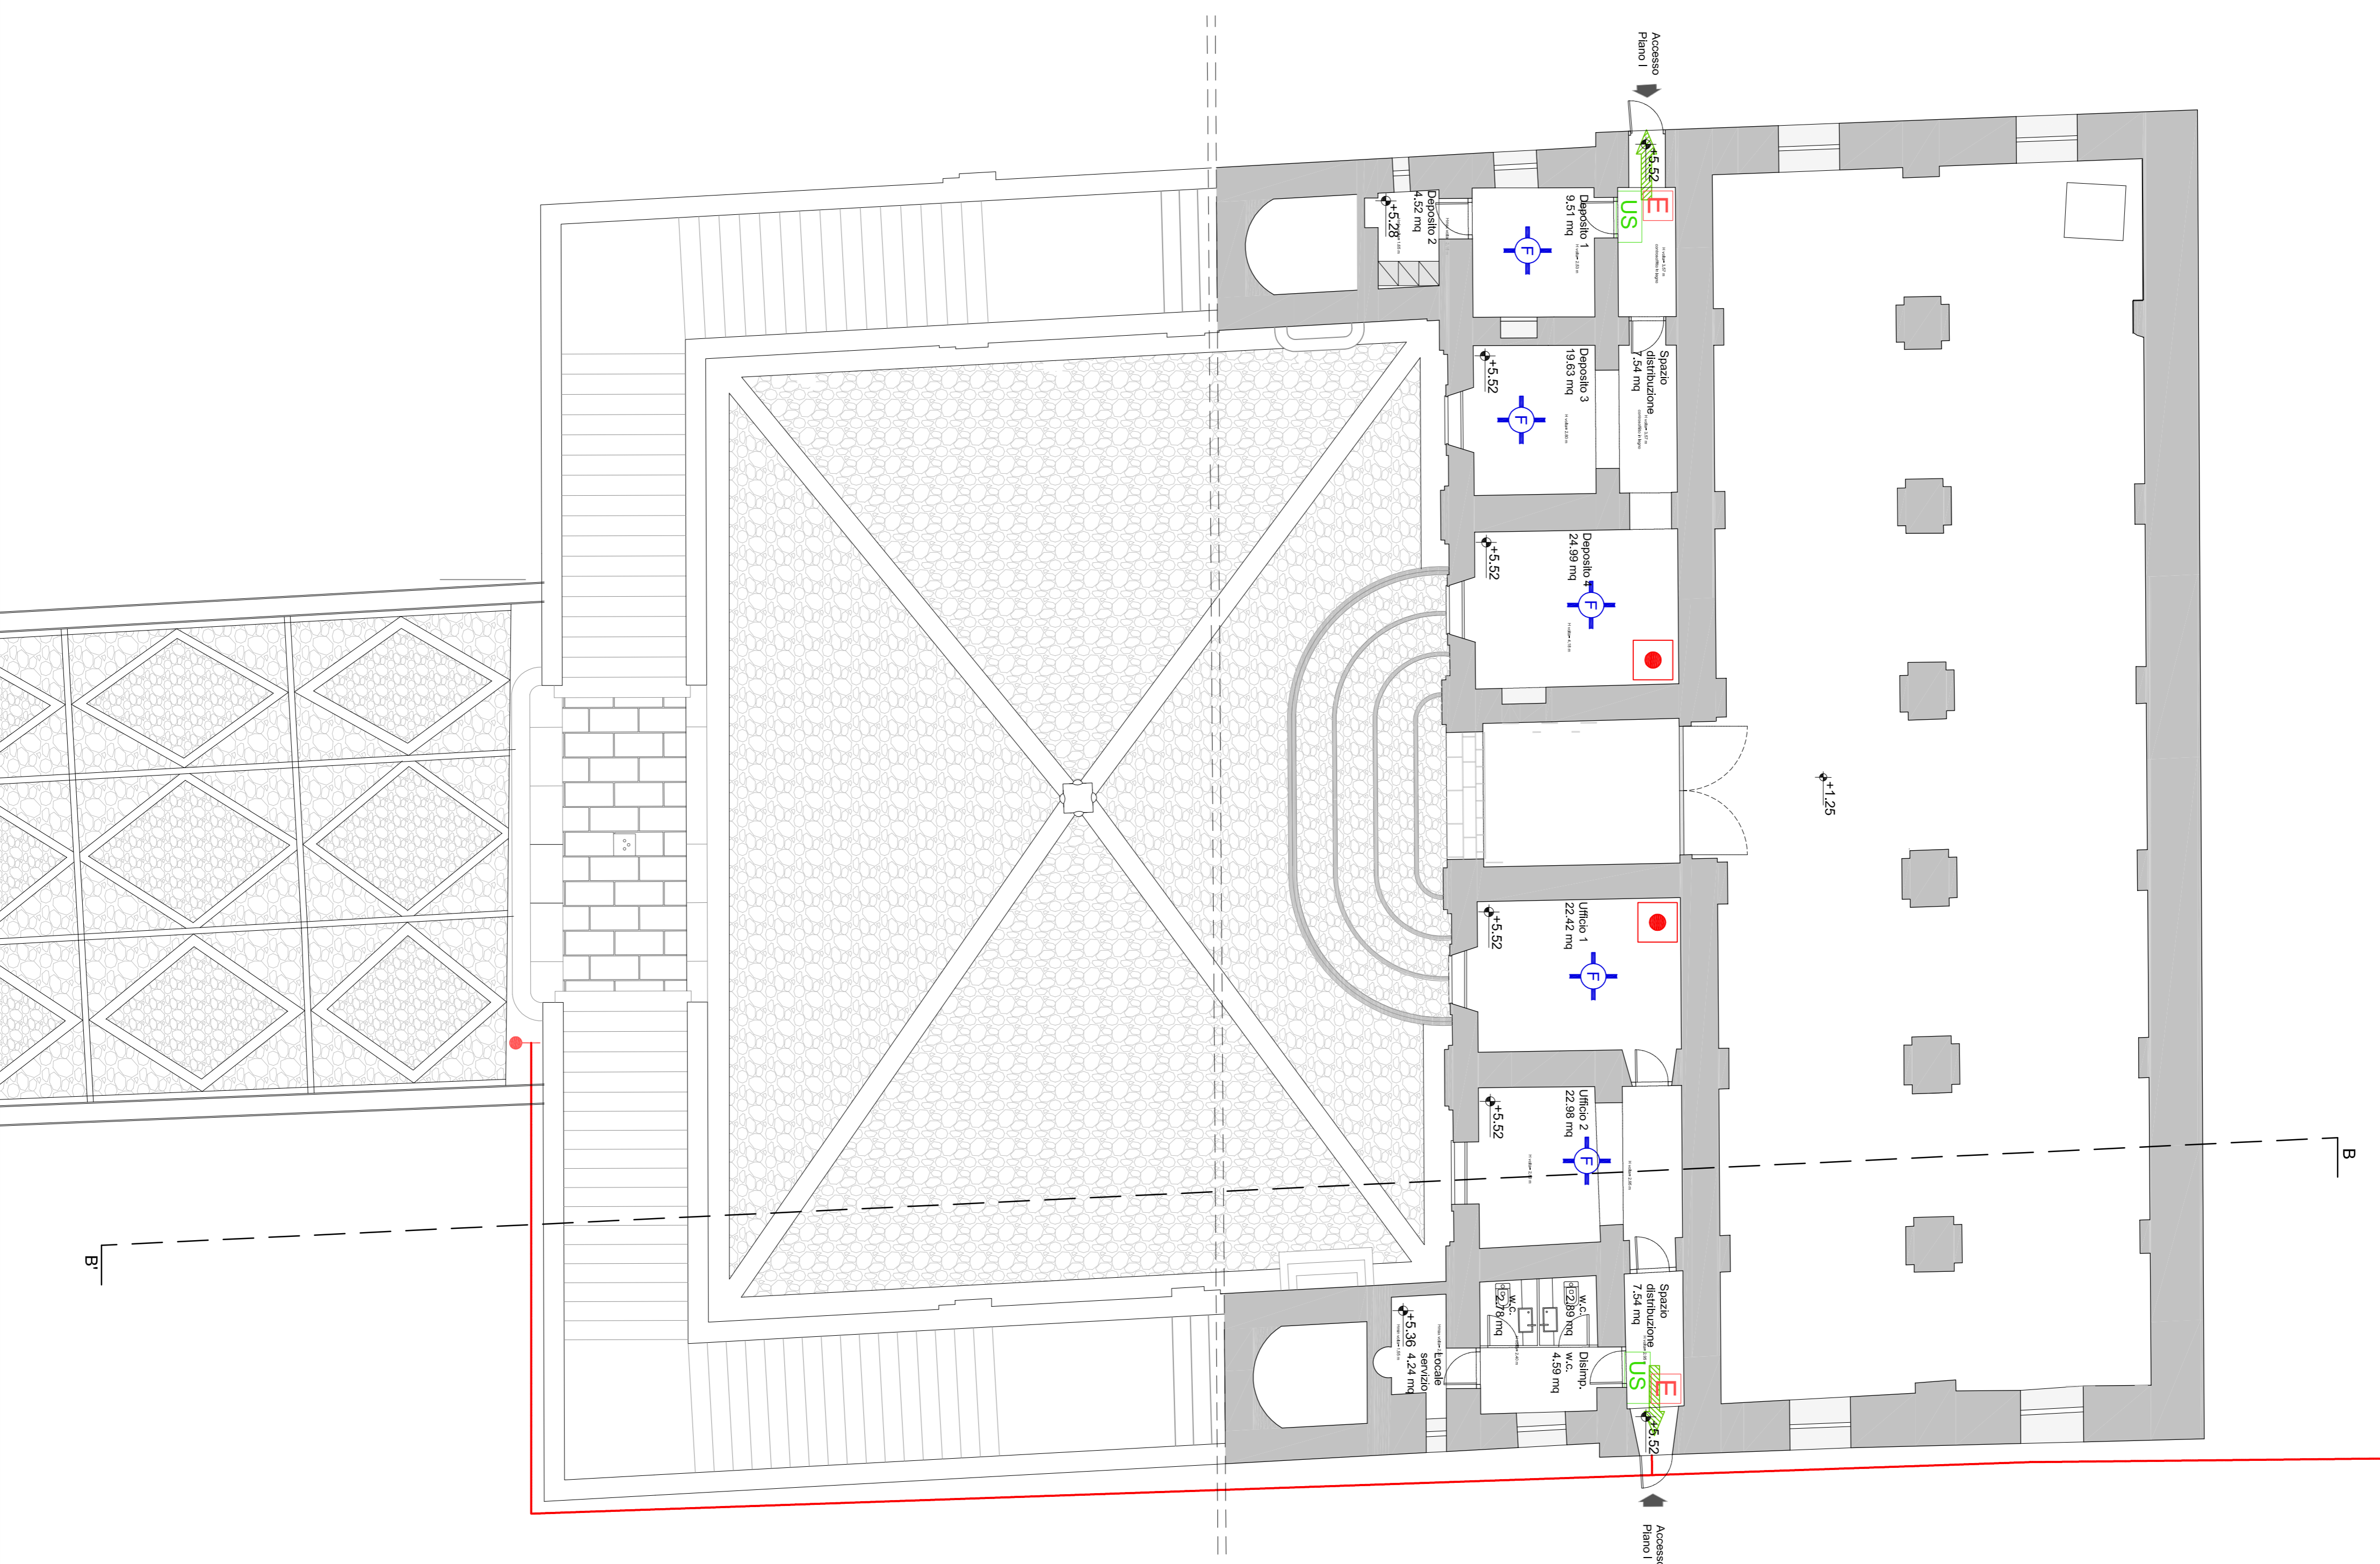

SEZIONE B-B'